


PLANTA BAIXA COBERTURA  
ESCALA: 1:50

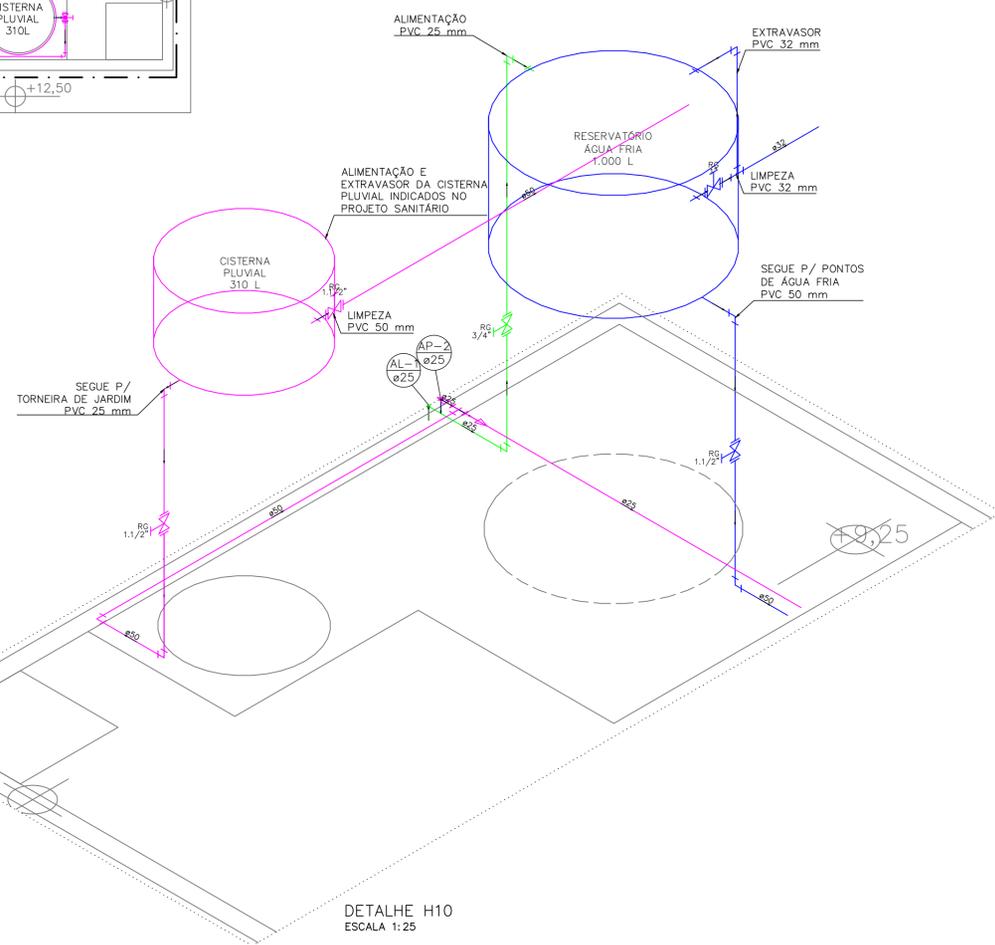

DETALHE H10  
ESCALA 1:25

COTAS CONSIDERANDO A PAREDE ACABADA/REVESTIDA  
AS COTAS INDICADAS SÃO ORIENTATIVAS. A POSIÇÃO DEFINITIVA DOS EQUIPAMENTOS DEVE SER CONSULTADA COM O RESPONSÁVEL ANTES DA EXECUÇÃO.

**LEGENDA COLUNAS E TUBULAÇÕES**

	COLUNA DE ALIMENTAÇÃO Nº X, COM DIÂMETRO DE XXmm
	COLUNA DE ÁGUA FRIA Nº X, COM DIÂMETRO DE XXmm
	COLUNA DE ÁGUA DE REAPROVEITAMENTO PLUVIAL Nº X, COM DIÂMETRO DE XXmm
	TUBULAÇÃO DE ALIMENTAÇÃO - PVC
	TUBULAÇÃO DE REAPROVEITAMENTO PLUVIAL
	TUBULAÇÃO DE ÁGUA FRIA

**ATTITUDE**  
ENGENHARIA

Rua Pedro Ramires de Mello, 21 | S 03 | CEP 85.501-250 | Pato Branco - PR | Tel.: 46 3199-0039  
attitudeengenharia.com

<b>PROJETO HIDROSSANITÁRIO</b>	Responsável Técnico		Contratante/Proprietário	
	Rogério Alberto Philippsen Engenheiro Civil - CREA PR 125.413/D rogerio@attitudeengenharia.com		CRECI - PR CNPJ: 76.693.910/0001-69	
	Desenhista Guilherme Henrique Frigo		Projetista Guilherme Henrique Frigo	
	Prefeitura e Concessionária:			
Revisão	Data	Descrição	Solicitado Por	
Dados da Contratante/Proprietário:		Data:		
CRECI - PR Rua Itacolomi Esq. Rua Caetano Munhoz da Rocha - Num. 1954 Bairro Menino Deus - Pato Branco - PR		Jul/2023		
Obra: Edificação Residencial Unifamiliar		Escala: Indicada		
Discriminação dos Desenhos: Planta baixa cobertura Detalhe H10		Prancha Nº 03 05		